


RUA 04-RUA JOÃO NARCIZO PONTES


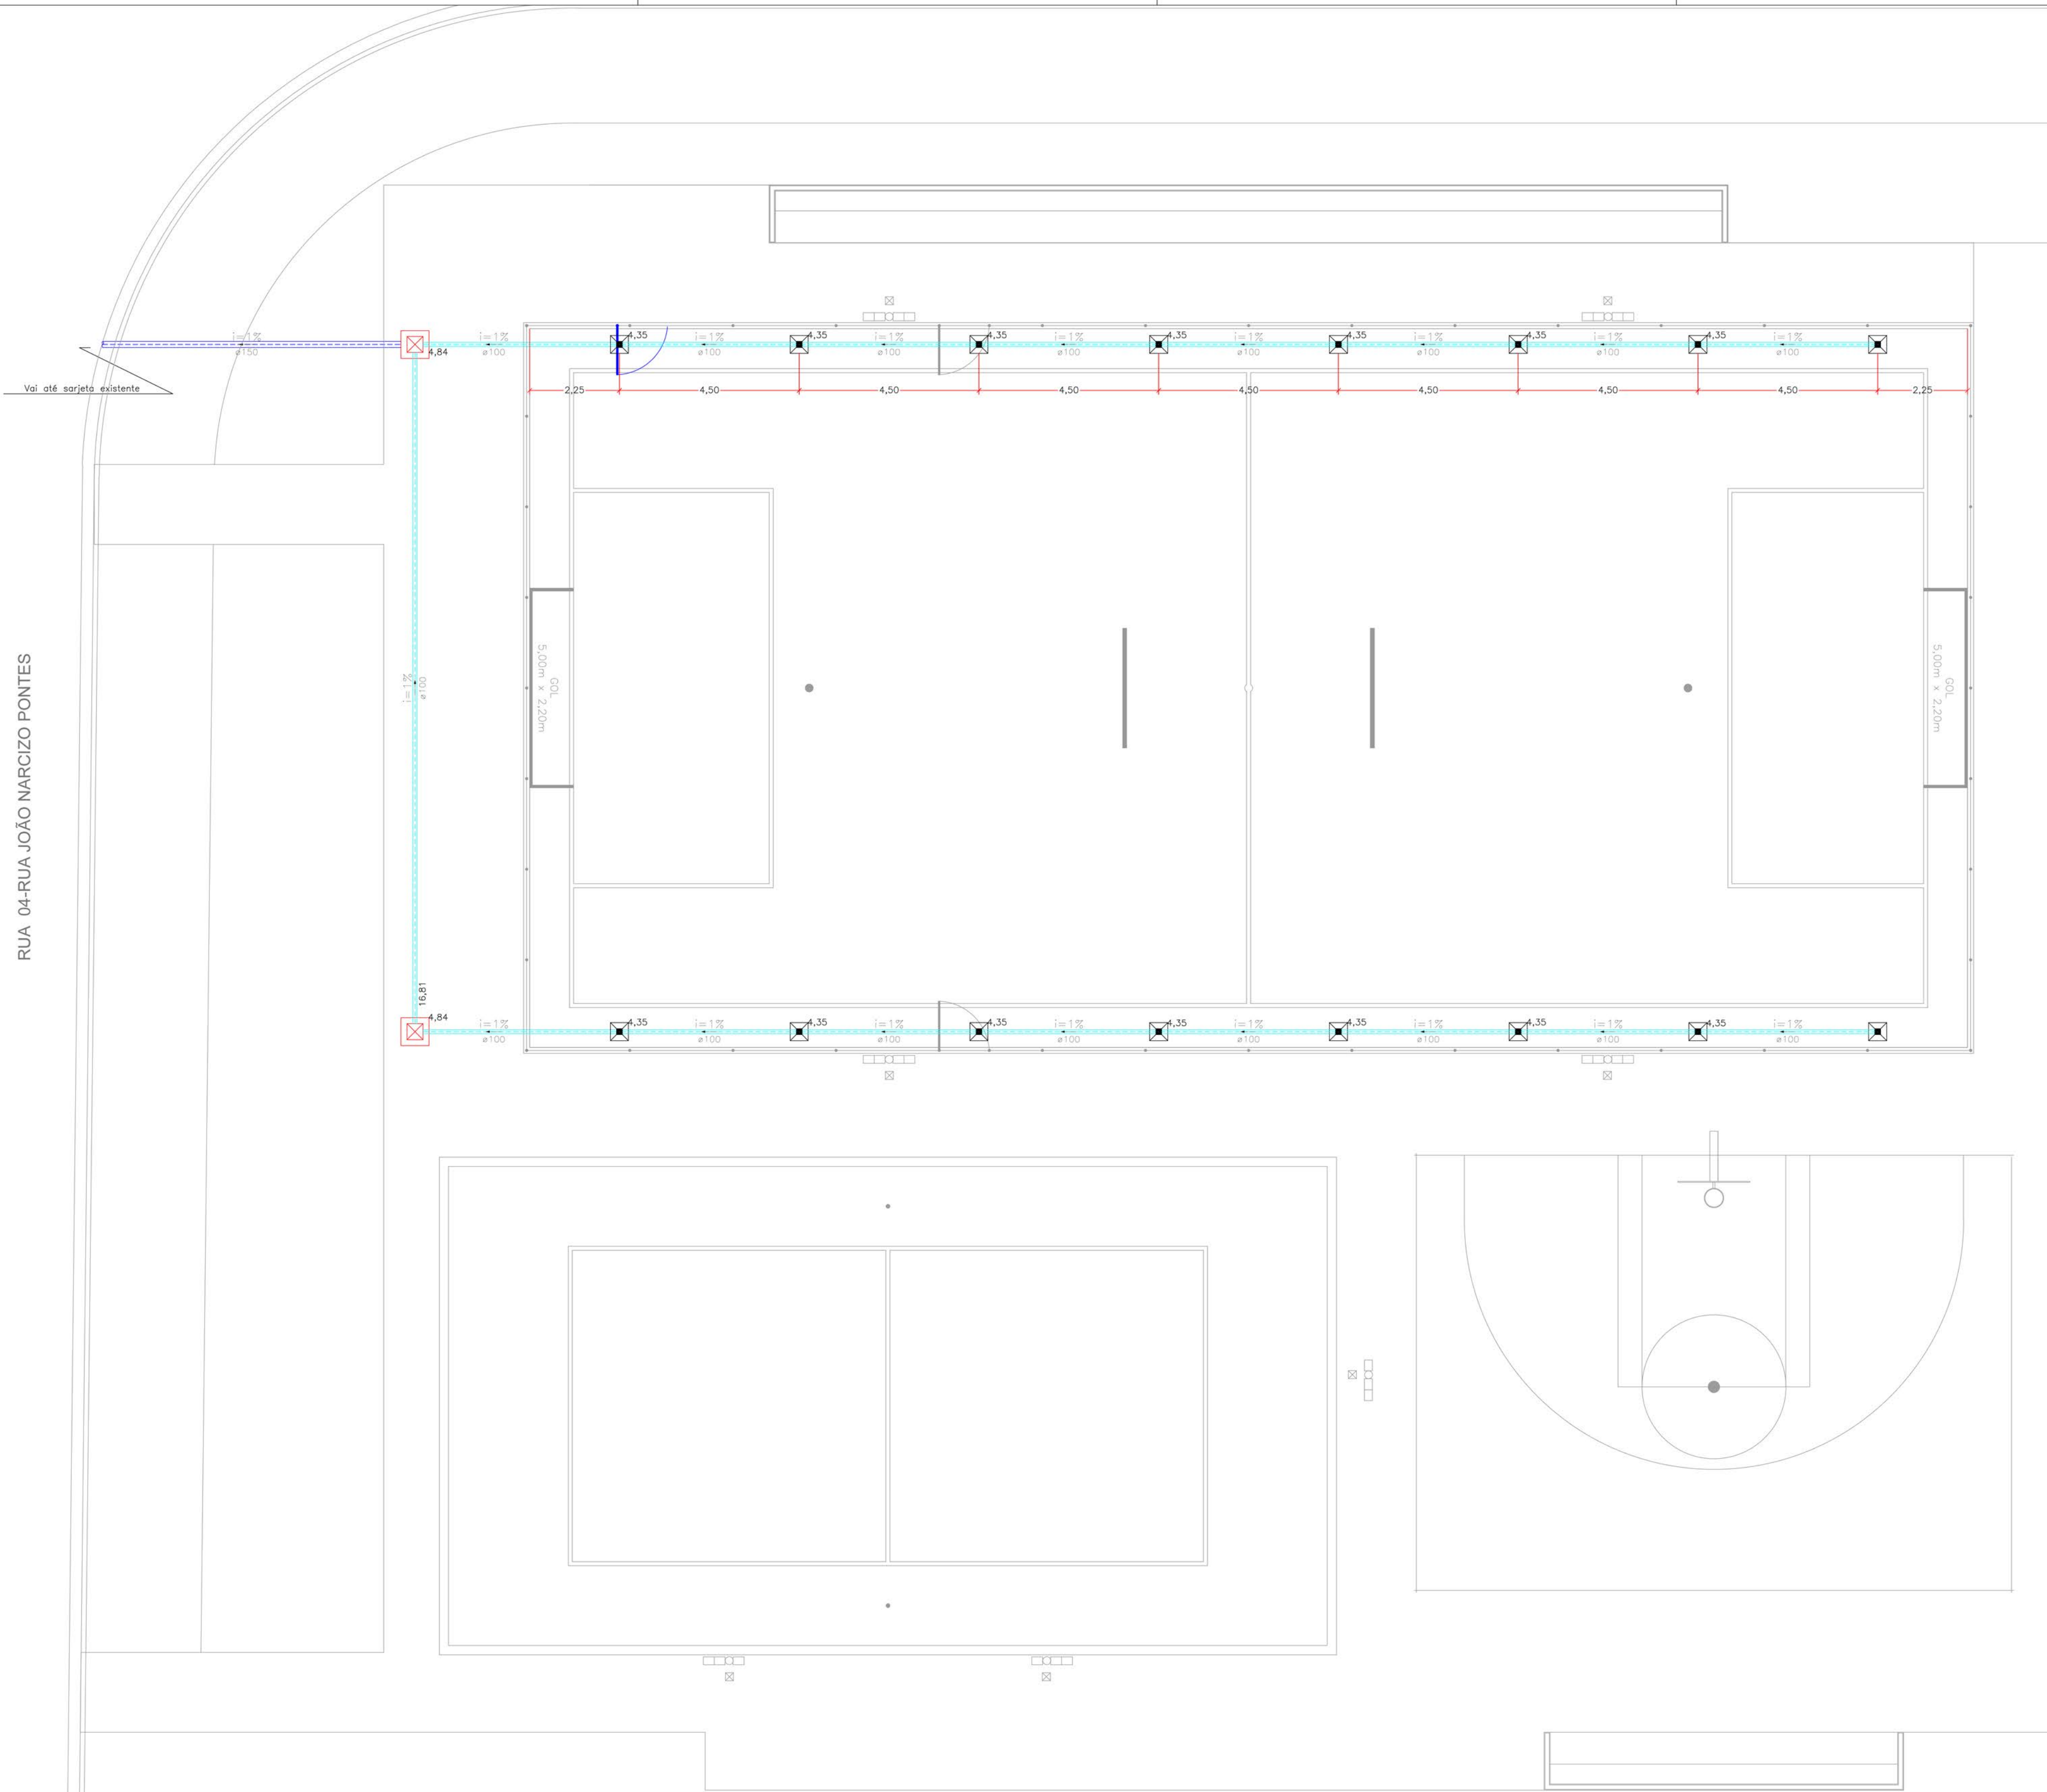


COMPLEXO POLIESPORTIVO
Drenagem: Planta Baixa
Escala 1:100

QUADRO DE LEGENDAS E QUANTIDADES

LEGENDAS E DESCRIÇÃO	QUANTIDADE
CAIXA DE PASSAGEM EM ALVENARIA 40 X 40 X 40 CM, COM TAMPA E FUNDO DE CONCRETO	2 UND.
CAIXA DERAHO EM ALVENARIA 15 X 15 X 40 CM, COM TAMPA EM GRELHA DE FERRO FUNDIDO E FUNDO DE CONCRETO	16 UND.
TUBULAÇÃO DE PVC 100MM	87,39m
TUBULAÇÃO DE PVC 150MM	7,70m


DETALHAMENTO
Caixas de Ralo
Escala 1:25

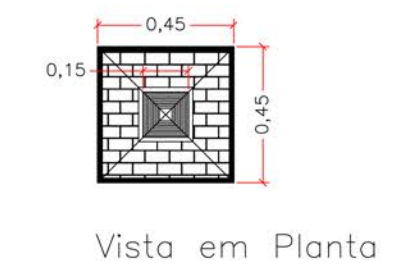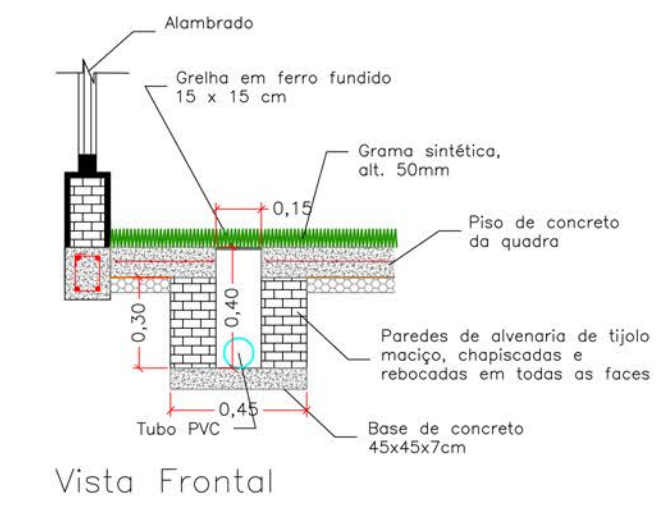


Vista Frontal

Vista em Planta


DRENAGEM
Caixas de Passagem
Escala 1:25

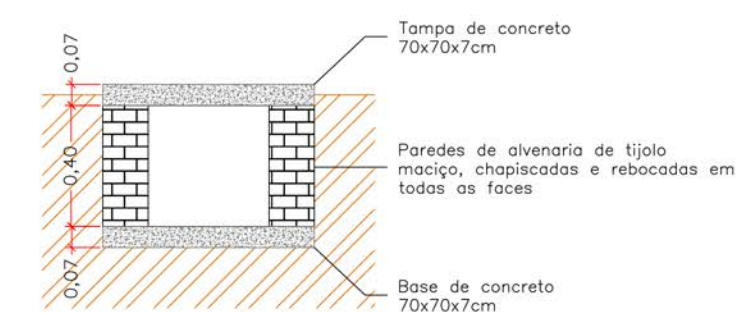

Corte

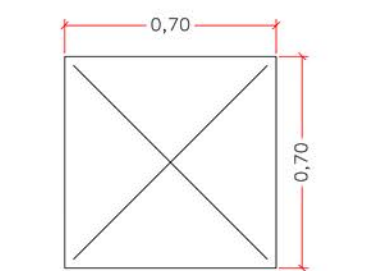

Tampa de concreto

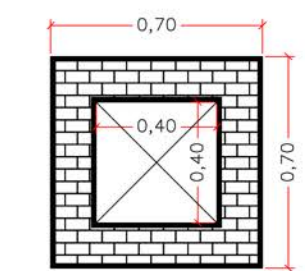

Vista em Planta



PREFEITURA DO MUNICÍPIO DE MONTE AZUL PAULISTA
ESTADO DE SÃO PAULO
Praça Rio Branco nº. 86 – CEP 14.730-000

Descrição:		PROJETO BÁSICO		Folha:	PBA 12/12
		DRENAGEM			
Objeto:		CONSTRUÇÃO DE CENTRO ESPORTIVO		Autor Projeto:	
Proprietário:		MUNICÍPIO DE MONTE AZUL PAULISTA - SP		André Ricardo Magalhães Baricordi Eng. Civil – CREA nº 506.112.425-0	
Endereço:		RUA ANDRÉ ERNESTO FÁVERO esq. RUA MARLY F. DE MORAES		Proprietário:	
Município:		MONTE AZUL PAULISTA		Estado: SP	
Matrícula / Transcrição:		-		Convenção: -	
Coordenadas Geográficas / SAD69:		-		MARCELO OTAVIANO DOS SANTOS PREFEITO DO MUNICÍPIO DE MONTE AZUL PAULISTA - SP	
Escala:	Data:	Data Última Revisão:	ART nº:		
Indicada	08/10/2021	-	28027230211468642		